

LEGENDA


- B

- proj. oprawa oświetleniowa, np. AGA LIGHT/LUXIONA POLAND
NPC236165 NEPTUN PC 2x36 W IP65 EVG
- BE

- proj. oprawa oświetleniowa, np. AGA LIGHT/LUXIONA POLAND
NPC236165 NEPTUN PC 2x36 W IP65 EVG z modulem awaryjnym
- C

- proj. oprawa oświetleniowa, np. AGA LIGHT/LUXIONA POLAND
NPC258165 NEPTUN PC 2x58 W IP65 EVG
- proj. łącznik oświetleniowy świecznikowy, IP44
- proj. łącznik oświetleniowy schodowy, IP44
- RG

- proj. tablica rozdzielcza

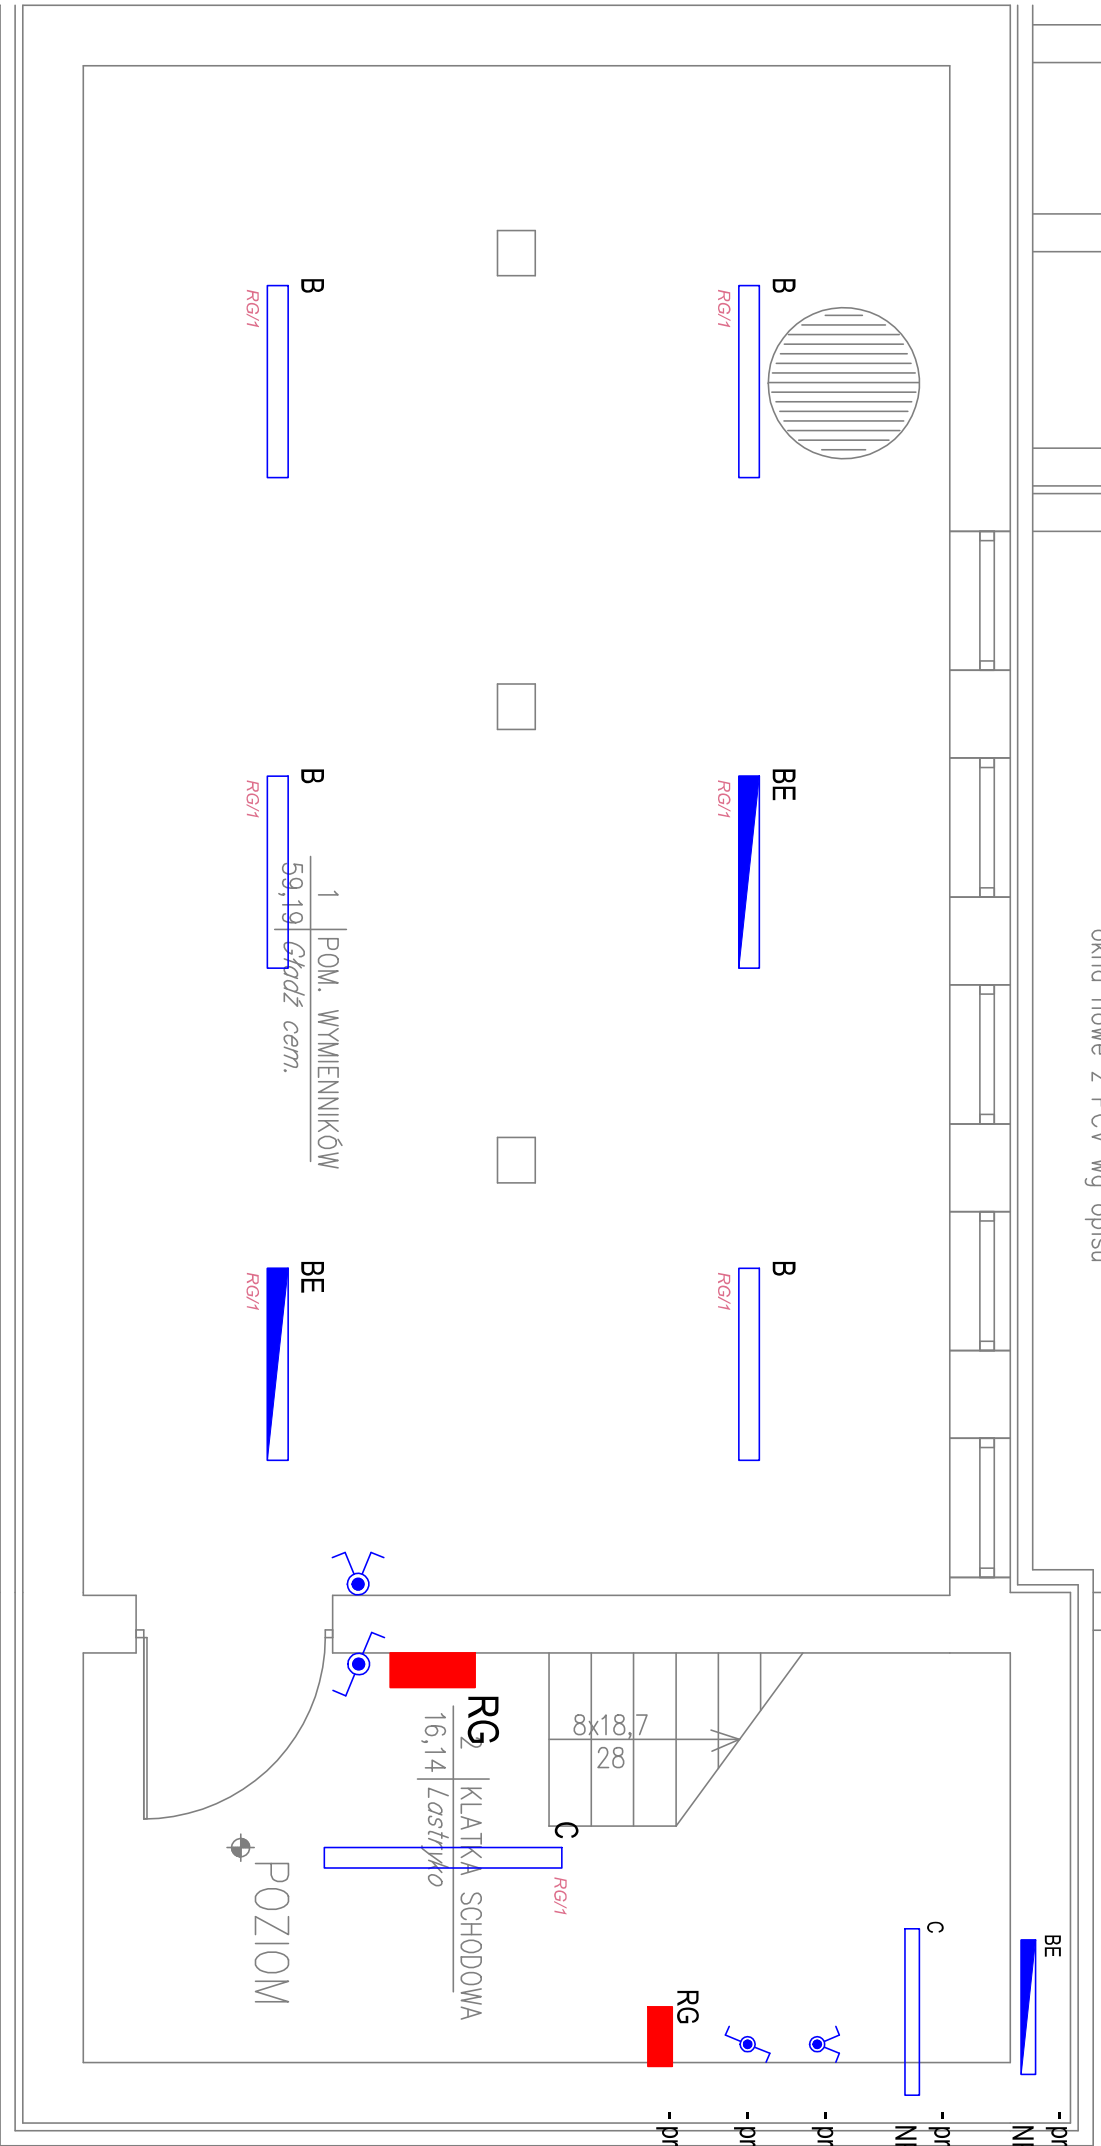

OPRACOWANIE:	Przebudowa instalacji technologicznej kotłowni węglowej oraz sieci c.o. i c.w.u. na potrzeby Szpitala wraz z remontem budynku kotłowni		
OBIEKT:	S.P.Z.O.Z. - Zespół Zakładów Lecznictwa Otwartego i Zamkniętego ul. Witosza 2, 06-200 Maków Mazowiecki		
INWESTOR:	S.P.Z.O.Z. - Zespół Zakładów Lecznictwa Otwartego i Zamkniętego ul. Witosza 2, 06-200 Maków Mazowiecki		
BRANŻA:	INSTALACJE ELEKTRYCZNE	STADIUM:	PROJEKT BUDOWLANY
PROJEKTANT:	mgr inż. Robert Łęgowski KUP/0178/POOE/09		
SPRAWDZAJĄCY:	mgr inż. Michał Gruźlewski POM/0201/POOE/11		
ASYSTENT:	mgr inż. Maciej Kocięda		
NAZWA RYS.:		NR RYS.:	DATA:
INSTALACJE ELEKTRYCZNE OŚWILENIE - PIWNICA		E 1	05.2012
			SKALA: 1:50

UKŁAD SIECI
TN-S