


0ZNACZENIA

- ZŁĄCZE KONTROLNE
- WIĘZNO STOKADA CIECNA
- PRZEKŁADNICA PRĄDKU INSTALACJA OGRZEWANEJ
- Z BŁASZANY, BRZOSKA, DACHU

ZŁ  
 P  
 A  
 A

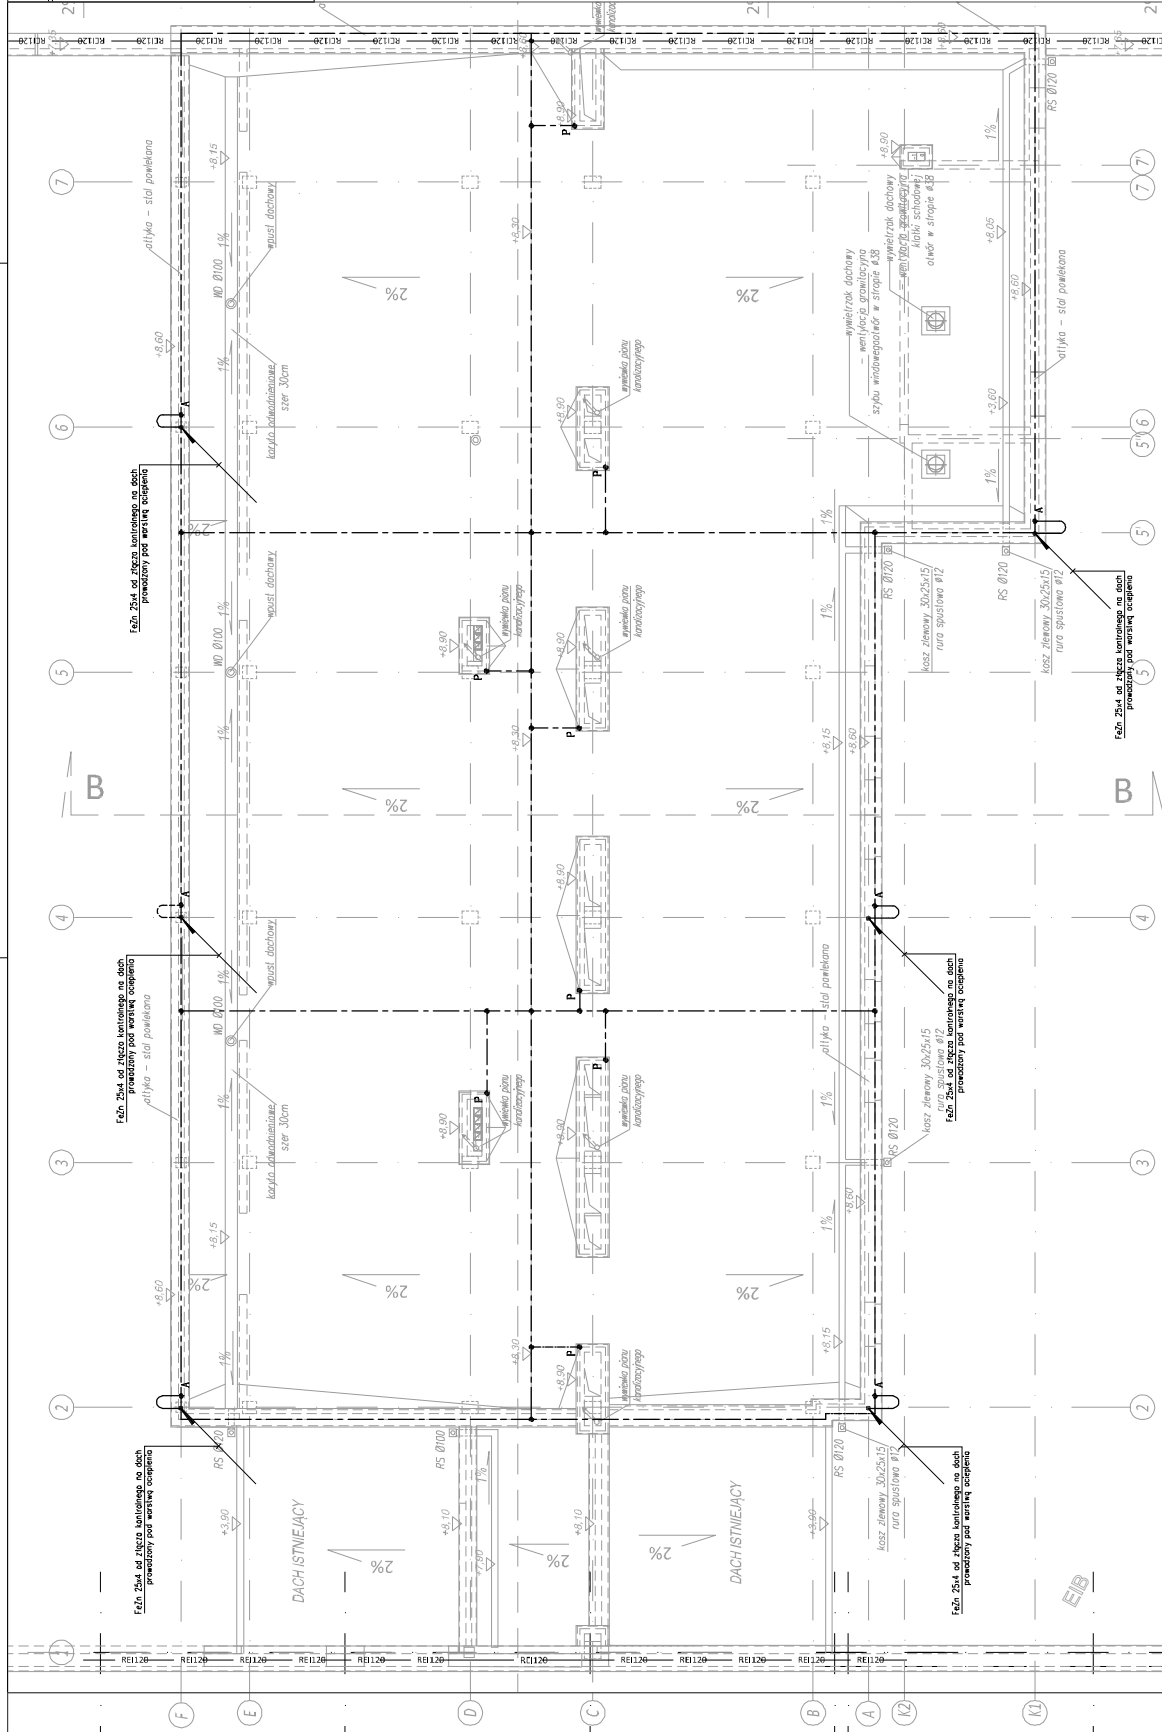

BIURO PROJEKCYJNE		INWESTOR/ZAMAWIĄCY	
 <b>ELEKTRYKA INFORMATYKA ROBOTYKA BUDOWLANA</b> UL. JANA KAZIMIERZA 15 01-642 WARSZAWA tel. +48 22 628 82 82 fax +48 22 628 82 83		<b>SPZOZ Zespołu Zakładów i Instalacji Ogrzewania i Klimatyzacji</b> ul. Wilcza 2, 00-670 Nowak Interwidual Poczta	
<b>PROJEKT BUDOWLANY</b> Nazwa obiektu: SPZOZ Zespół Zakładów i Instalacji Ogrzewania i Klimatyzacji Adres obiektu: ul. Wilcza 2, 00-670 Nowak Interwidual Inwestor: SPZOZ Zespół Zakładów i Instalacji Ogrzewania i Klimatyzacji Projektant: mgr inż. Adam Zająbski Opracowanie: Marek Zająbski, Małgorzata Gajdzisz Sprawdził: mgr inż. Robert Bilbaniak Data: 2014-09 Skala: 1:100 Nazwa obiektu: INSTALACJE ELEKTRYCZNE Numer projektu: 138.MBO.PB_E-ET_0_R04_0			